


AMBITO DI INTERVENTO - Scuola per l'infanzia "Peter Pan", Mira Porte VE - Scala 1:200



INGRESSO
MATERNA

Schema impianto elettrico - Scala 1:100

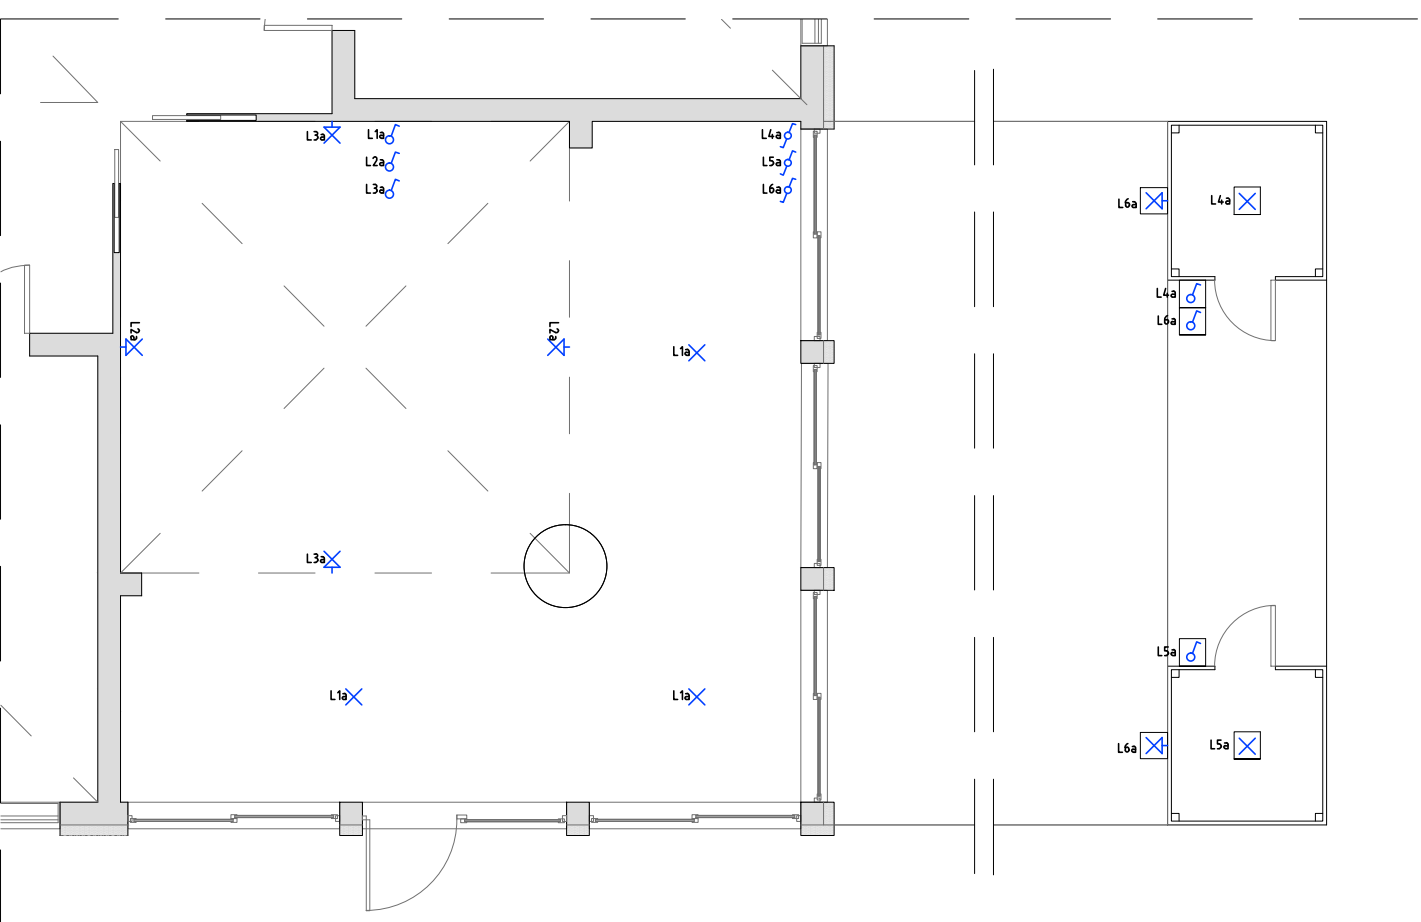

LEGENDA SIMBOLI

	Quadro elettrico (simbolo generale)		Orientamento
	Punto comando serie civile tipo interruttore unipolare 10A senza spia luminosa di indicazione (grado di protezione IP20)		Punto comando serie civile tipo interruttore unipolare 10A in versione da esterno stagno (grado di protezione IP55)
	Punto comando serie civile tipo deviatore unipolare 10A senza spia luminosa di indicazione (grado di protezione IP20)		Punto comando serie civile tipo deviatore unipolare 10A in versione da esterno stagno (grado di protezione IP55)
	Punto luce generico con installazione a parete.		Punto luce generico con installazione a parete per esterno (grado di protezione IP55)
	Punto luce generico con installazione a soffitto.		Punto luce generico con installazione a soffitto per esterno (grado di protezione IP55)

N.B.

- Tutte le misure devono essere verificate in cantiere
- Gli esatti punti di installazione e relative modalità di staffaggio degli apparecchi illuminanti verranno definiti in fase di esecuzione dei lavori con D.L. e Committenza
- Il passaggio dei cavidotti, dei corrugati e delle canalizzazioni dovrà essere verificato in accordo con D.L. e Committenza
- Le altezze di posa e la posizione dei componenti dovrà essere valutata in corso d'opera e concordata con la Direzione Lavori
- Le forometrie per il passaggio degli impianti dovranno essere verificate in corso d'opera al fine di adattarle alla struttura, limitando gli interventi sulle strutture stesse

INTERVENTO	AMPLIAMENTO DELL'AULA LUDICA PRESSO LA SCUOLA DELL'INFANZIA "PETER PAN" IN MIRA PORTE E PRIMI INTERVENTI DI MESSA A NORMA AI FINI DELL'OTTENIMENTO DEL C.P.I.
OGGETTO	PROGETTO DEFINITIVO - ESECUTIVO, Schema d'impianto elettrico
COMMITTENTE	COMUNE DI MIRA - Piazza IX Martiri n.3, 30034 Mira VE - P.I. 00368570271
PROGETTISTA	R.T.P. - ing. Alessandra Grosso, ing. Giampietro Franzoso e ing. Stefano Franzoso

REV.	DATA	DESCRIZIONE REVISIONE	FILE	REDATTO	VERIFICATO	APPROVATO
01	11/11/2018	prima stesura	EL_72g_PeterPan_Ro1	SF	GF	AG
Coordinatore di progettazione Ing. Alessandra Grosso		Progettista ing. Giampietro Franzoso	R.U.P. Arch. Cinzia Pasin	TAVOLA B.5.b	COMUNE DI MIRA Piazza IX Martiri n.3 30034 Mira VE tel. 041 5628211 info@comune.mira.ve.it	

