

Comune di Mira (VE)



PREVENZIONE INCENDIO SCUOLA F: PETRARCA DI BORBIAGO

PROGETTO DEFINITIVO

PROGETTO ARCHITETTONICO

Palestra - stato di fatto
piante e sezione

PROGETTISTA
Studi di Progettazione Riuniti
Elisabetta Monaci ingegnere
Stefano Bacciolo architetto

COMMITTENTE:
Comune di Mira (VE)
Sede legale Piazza IX Martiri, 3

PROGETTO PREVENZIONE INCENDI

ing. Elisabetta Monaci

COORDINAMENTO DELLA SICUREZZA IN
FASE DI PROGETTO

ing. Elisabetta Monaci

PROGETTO IMPIANTI ELETTRICI E
RILEVAZIONE INCENDI

Sie Engineering

per. ind. Secondo Ambrosani

PROGETTO IMPIANTI TERMOIDRAULICI

Sie Engineering

ing. Stefano Baccaro

Responsabile del procedimento
ing. Franca Barbiero
Settore Lavori Pubblici
ed infrastrutture
Comune di Mira (VE)



TAV. N. **A2.3**

Date e Revisioni


Ultima revisione
25.03.2019

Disegni scala

1:100

Studi di Progettazione Riuniti
via Castellana 163 - 300030 Martellago (VE)
monaci@sprgestione.it - bacciolo@sprgestione.it
T +39 041 5461823 - F +39 041 5461824 - www.sprgestione.it


spr

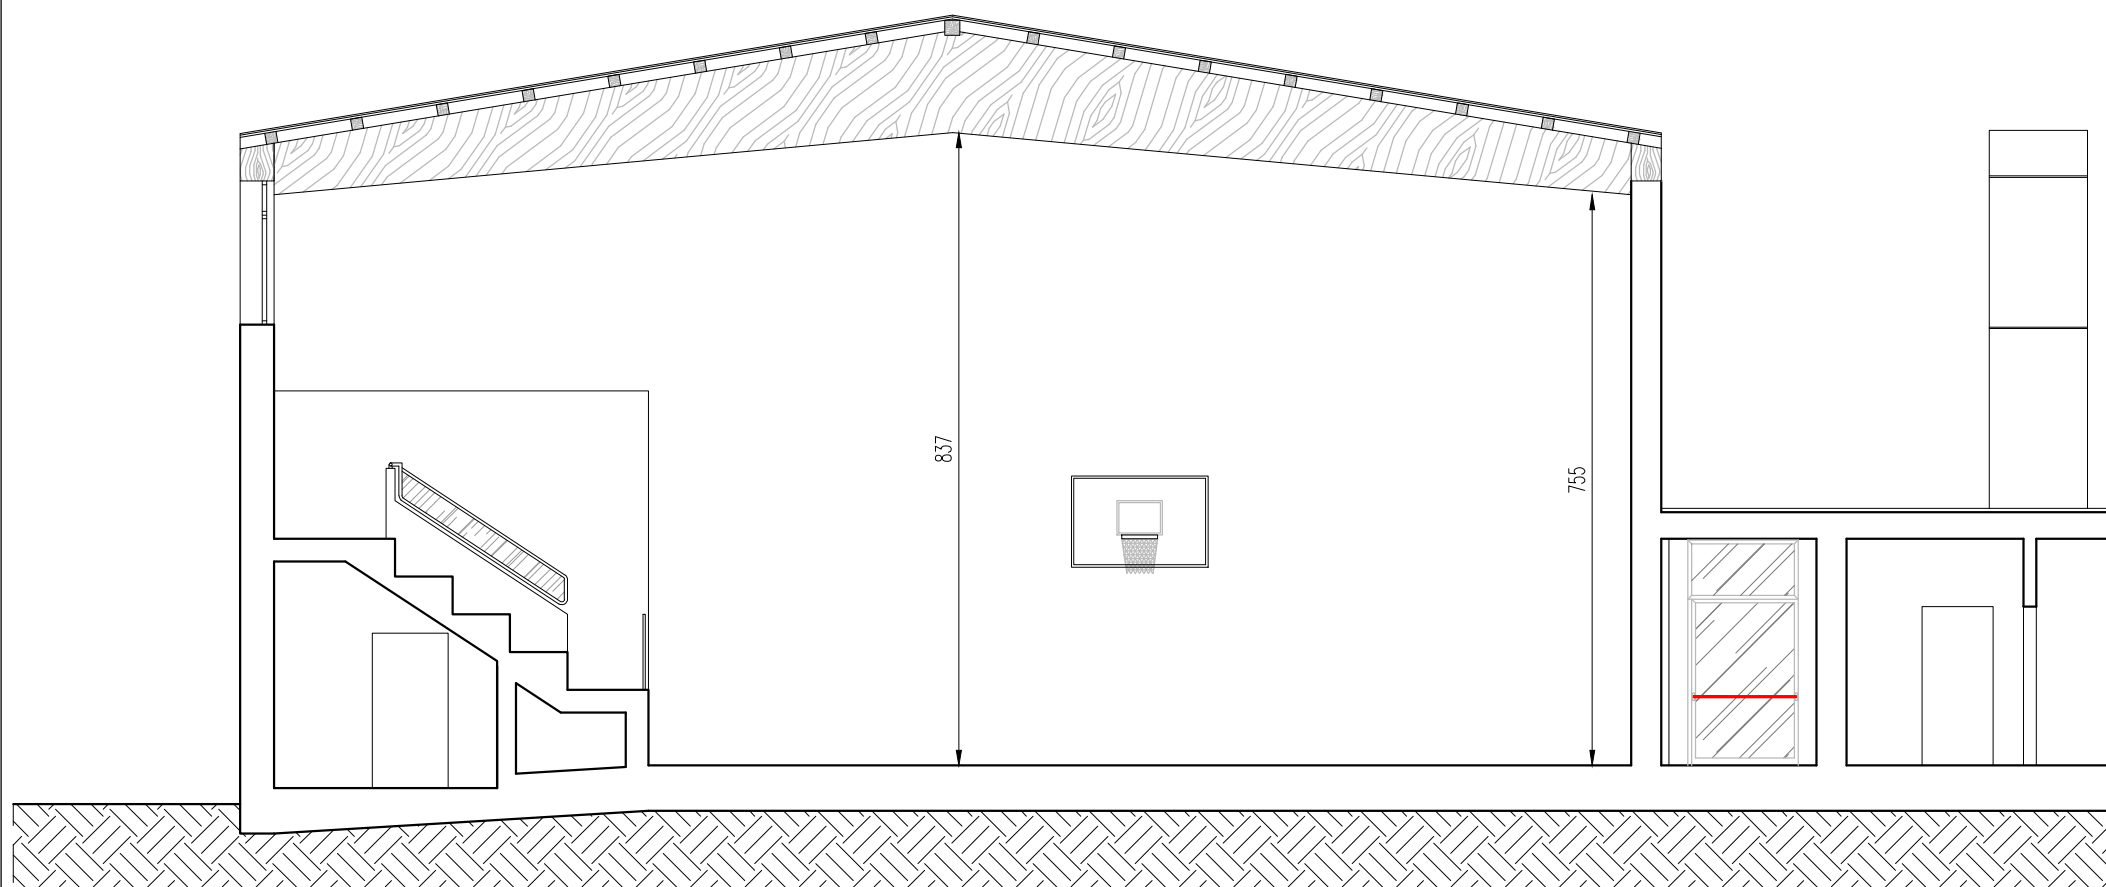


SEZIONE B-B

LEGENDA

- estintore portatile a polvere
- idrante DN 45

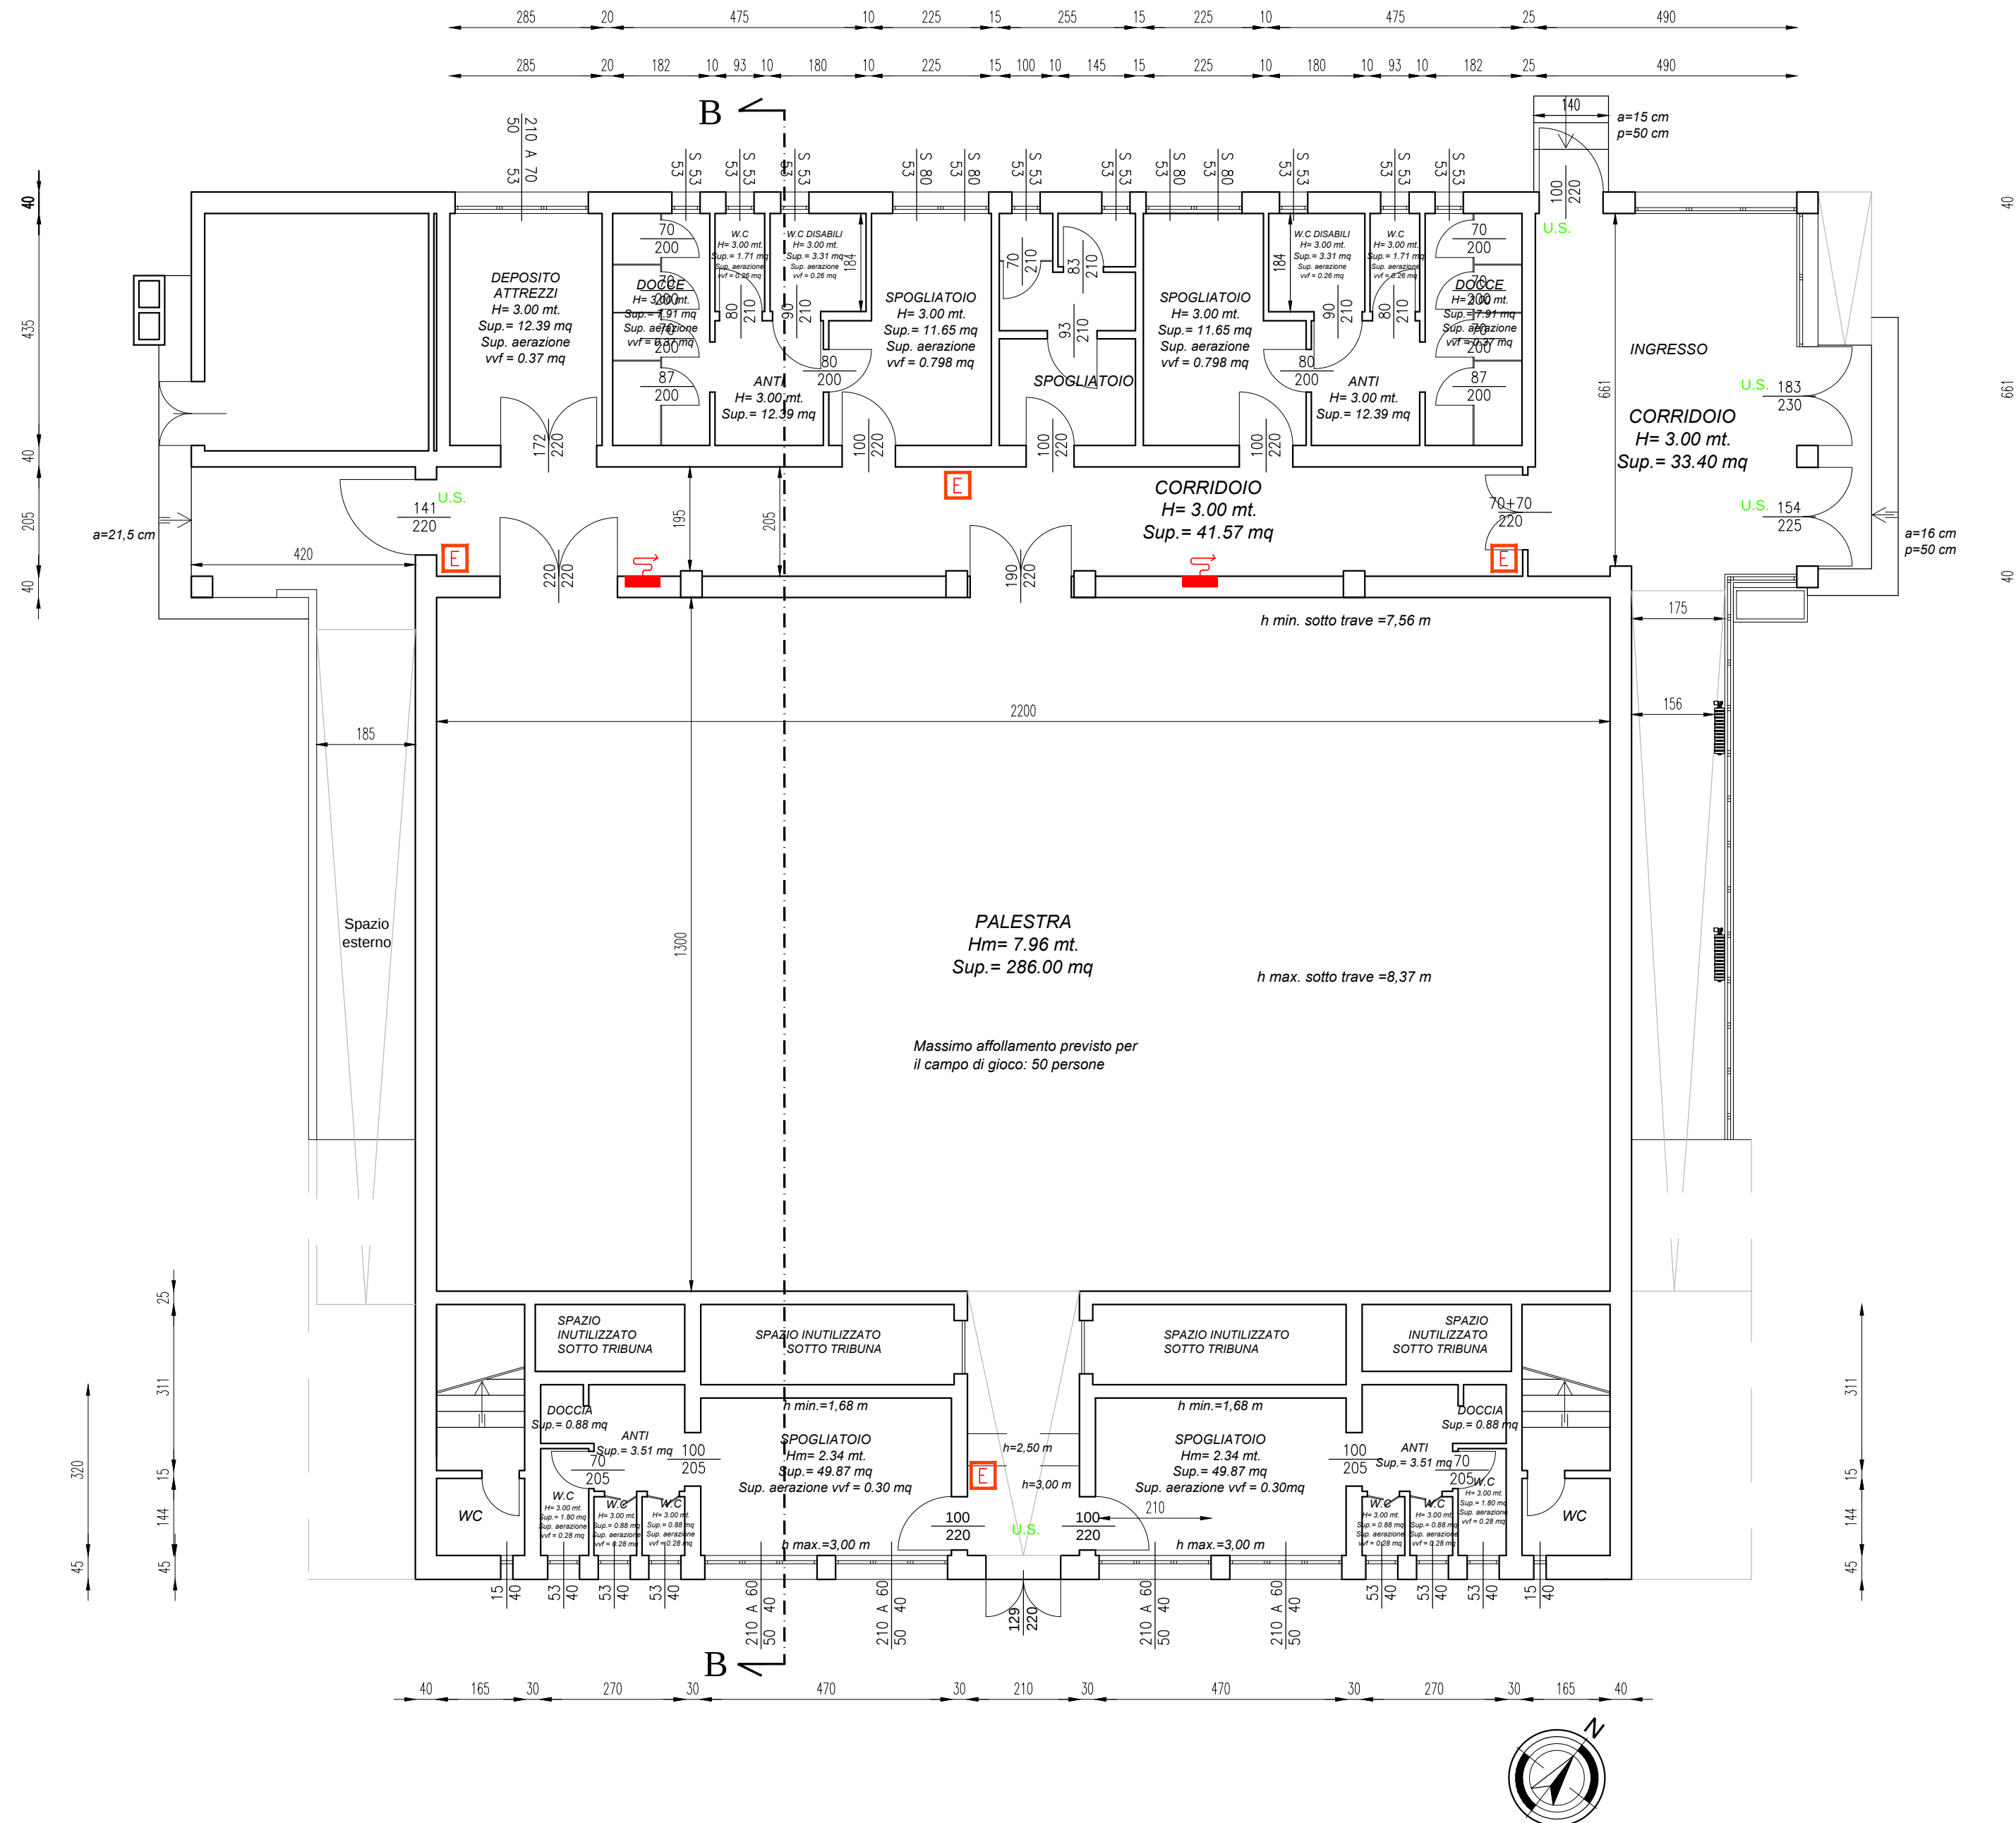

PIANTA PIANO TERRA

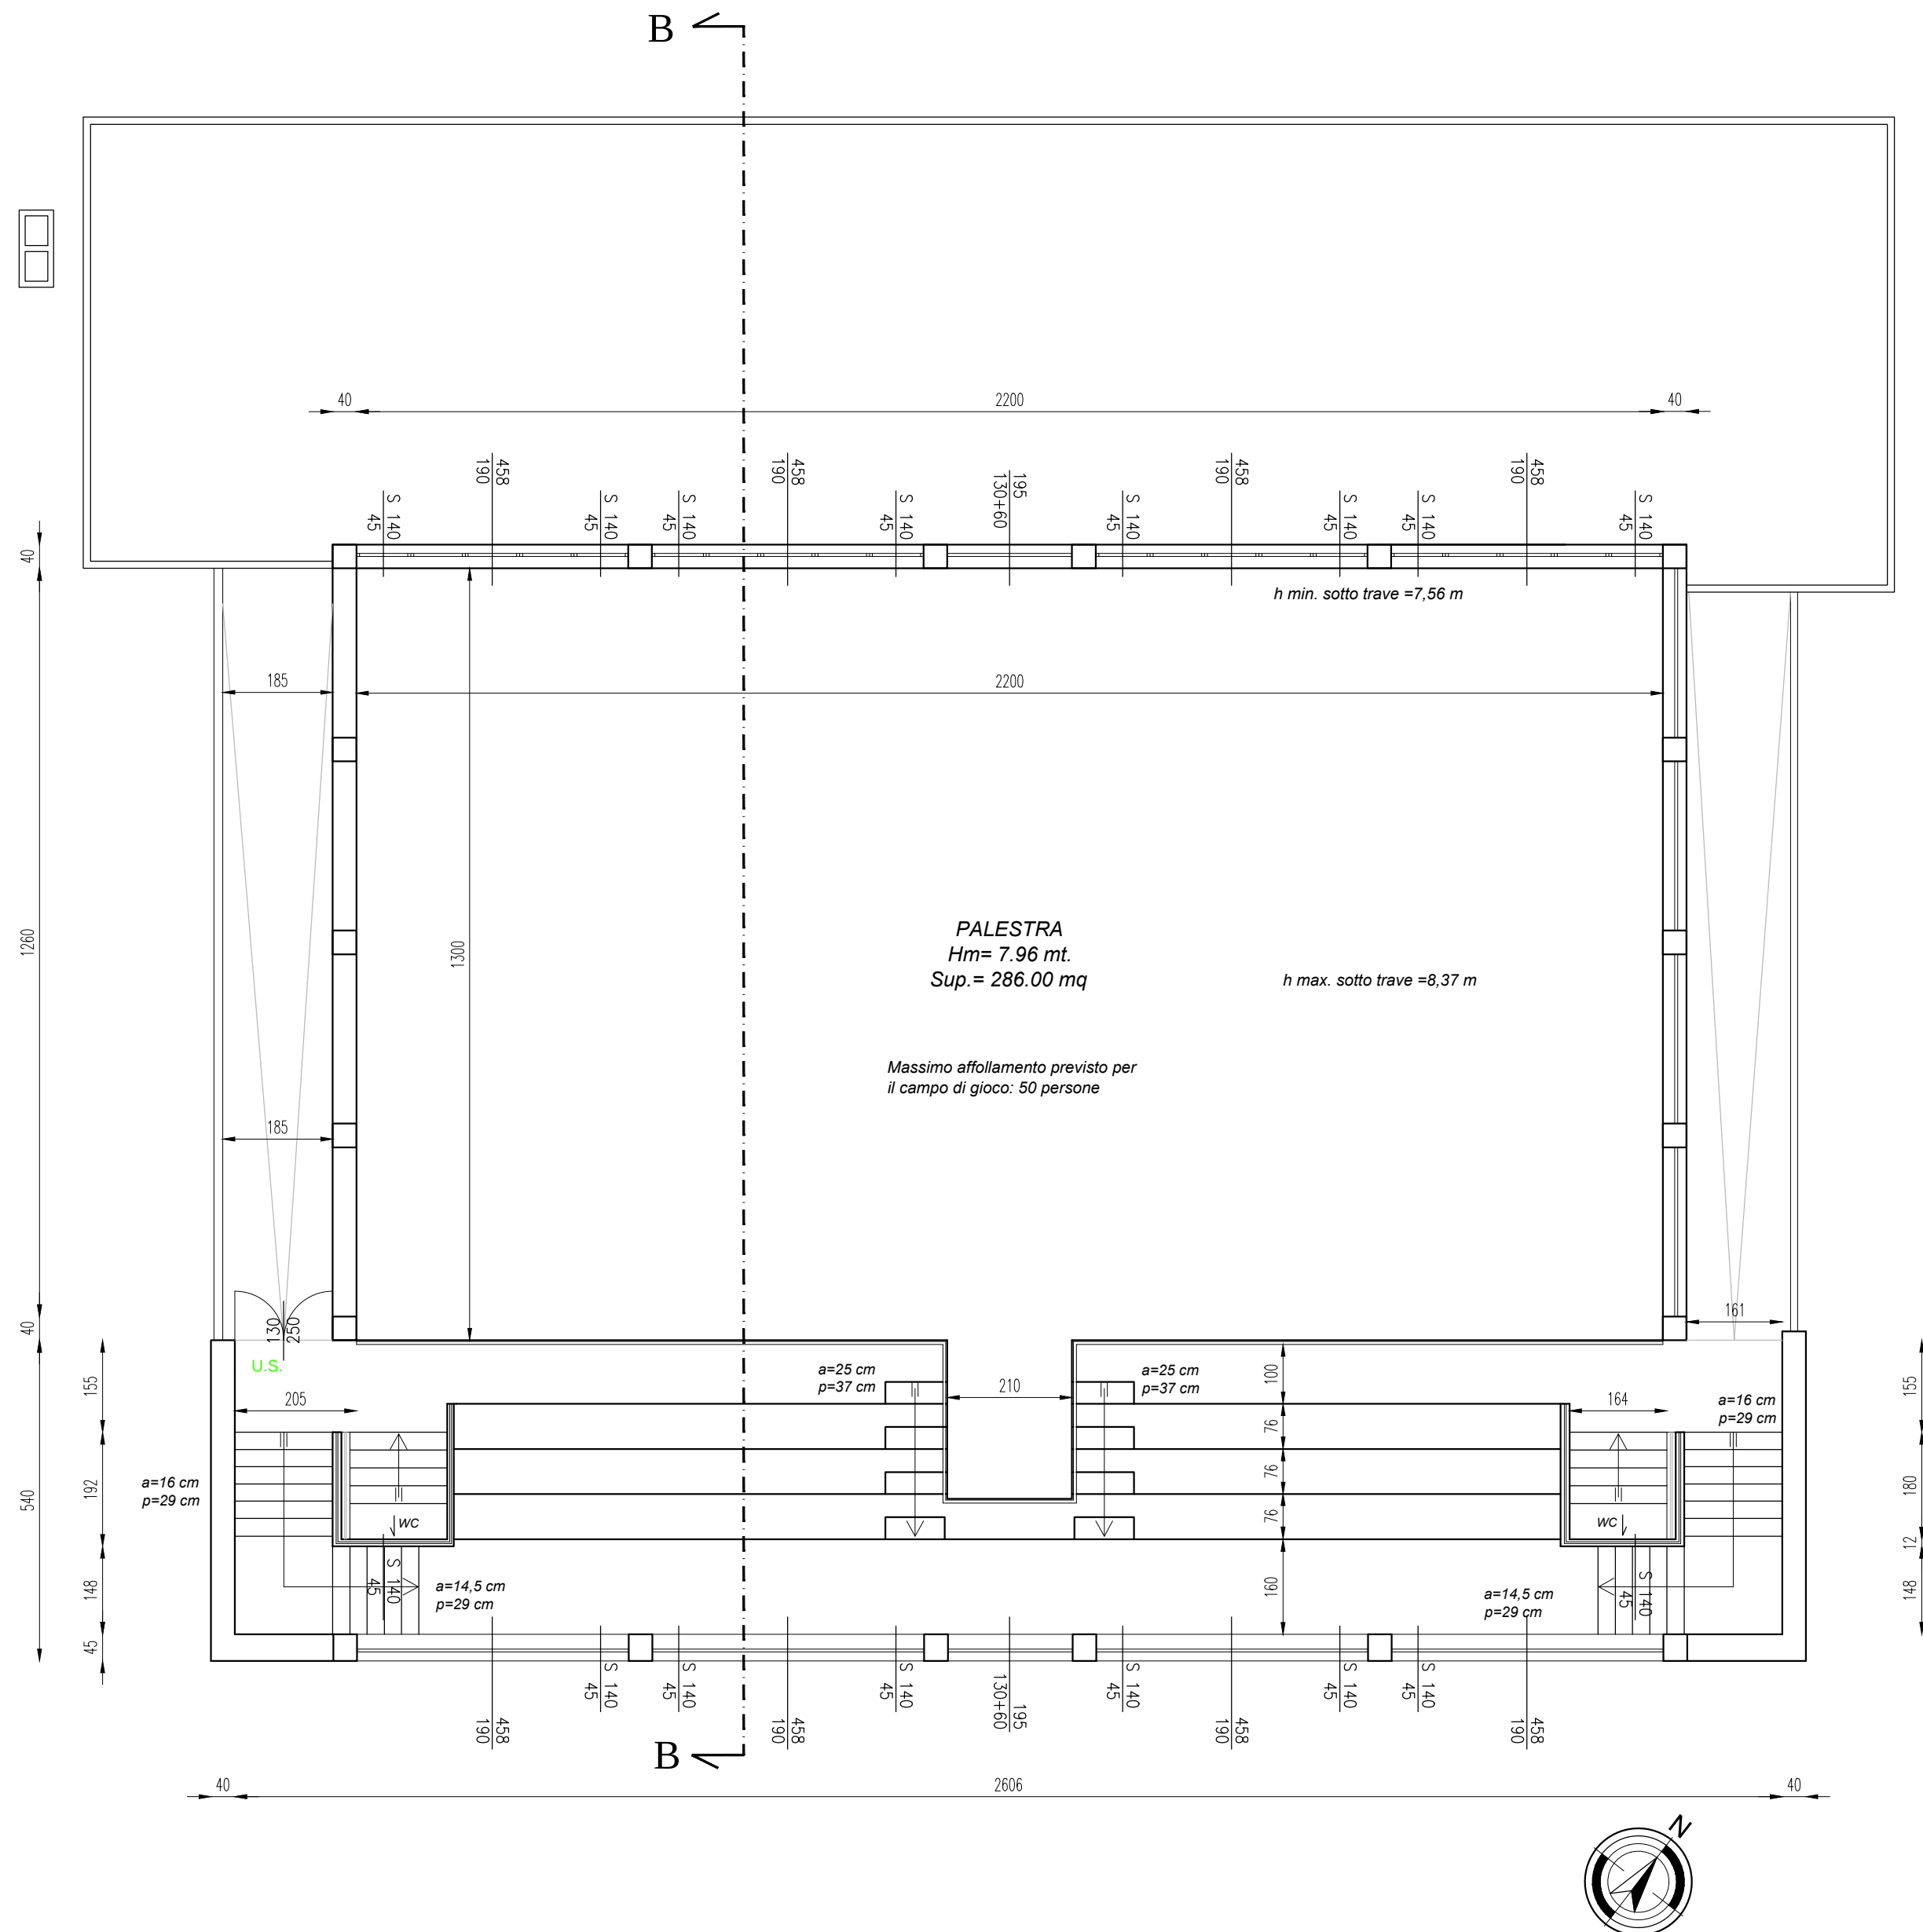

PIANTA PIANO PRIMO