

Comune di Mira (VE)



PREVENZIONE INCENDIO SCUOLA F. PETRARCA
DI BORBIAGO

PROGETTO ESECUTIVO

PROGETTO ARCHITETTONICO

Scuola - stato di progetto
pianta piano terra

PROGETTISTA
Studi di Progettazione Riuniti
Elisabetta Monaci ingegnere
Stefano Bacciolo architetto

COMMITTENTE:
Comune di Mira (VE)
Sede legale Piazza IX Martiri, 3

Responsabile del procedimento
ing. Franca Barbiero
Settore Lavori Pubblici
ed infrastrutture
Comune di Mira (VE)

PROGETTO PREVENZIONE INCENDI
ing. Elisabetta Monaci

COORDINAMENTO DELLA SICUREZZA IN
FASE DI PROGETTO
ing. Elisabetta Monaci

PROGETTO IMPIANTI ELETTRICI E
RILEVAZIONE INCENDI
Sie Engineering
per. ind. Secondo Ambrosani

PROGETTO IMPIANTI TERMOIDRAULICI
Sie Engineering
ing. Stefano Baccaro



TAV. N. **A3.2** Date e Revisioni
Ultima revisione
21.03.2019 Disegni scala
1:100 1:50

Studi di Progettazione Riuniti
via Castellana 163 - 30030 Montebelluna (VE)
monaci@progettazione.it - bacciolo@progettazione.it
T +39 041 5461823 - F +39 041 5461824 - www.sprgestione.it





LEGENDA

estintore portatile a polvere
 idrante DN 45


PRINCIPALI CONVENZIONI GRAFICHE UTILIZZATE

identificazione solaie
(10.1 Abaco solaie)
 identificazione muri
 identificazione serramenti esterni
 identificazione serramenti interni
 uscite di sicurezza
 muri REI 120

N.B. verificare tutte le quote in cantiere

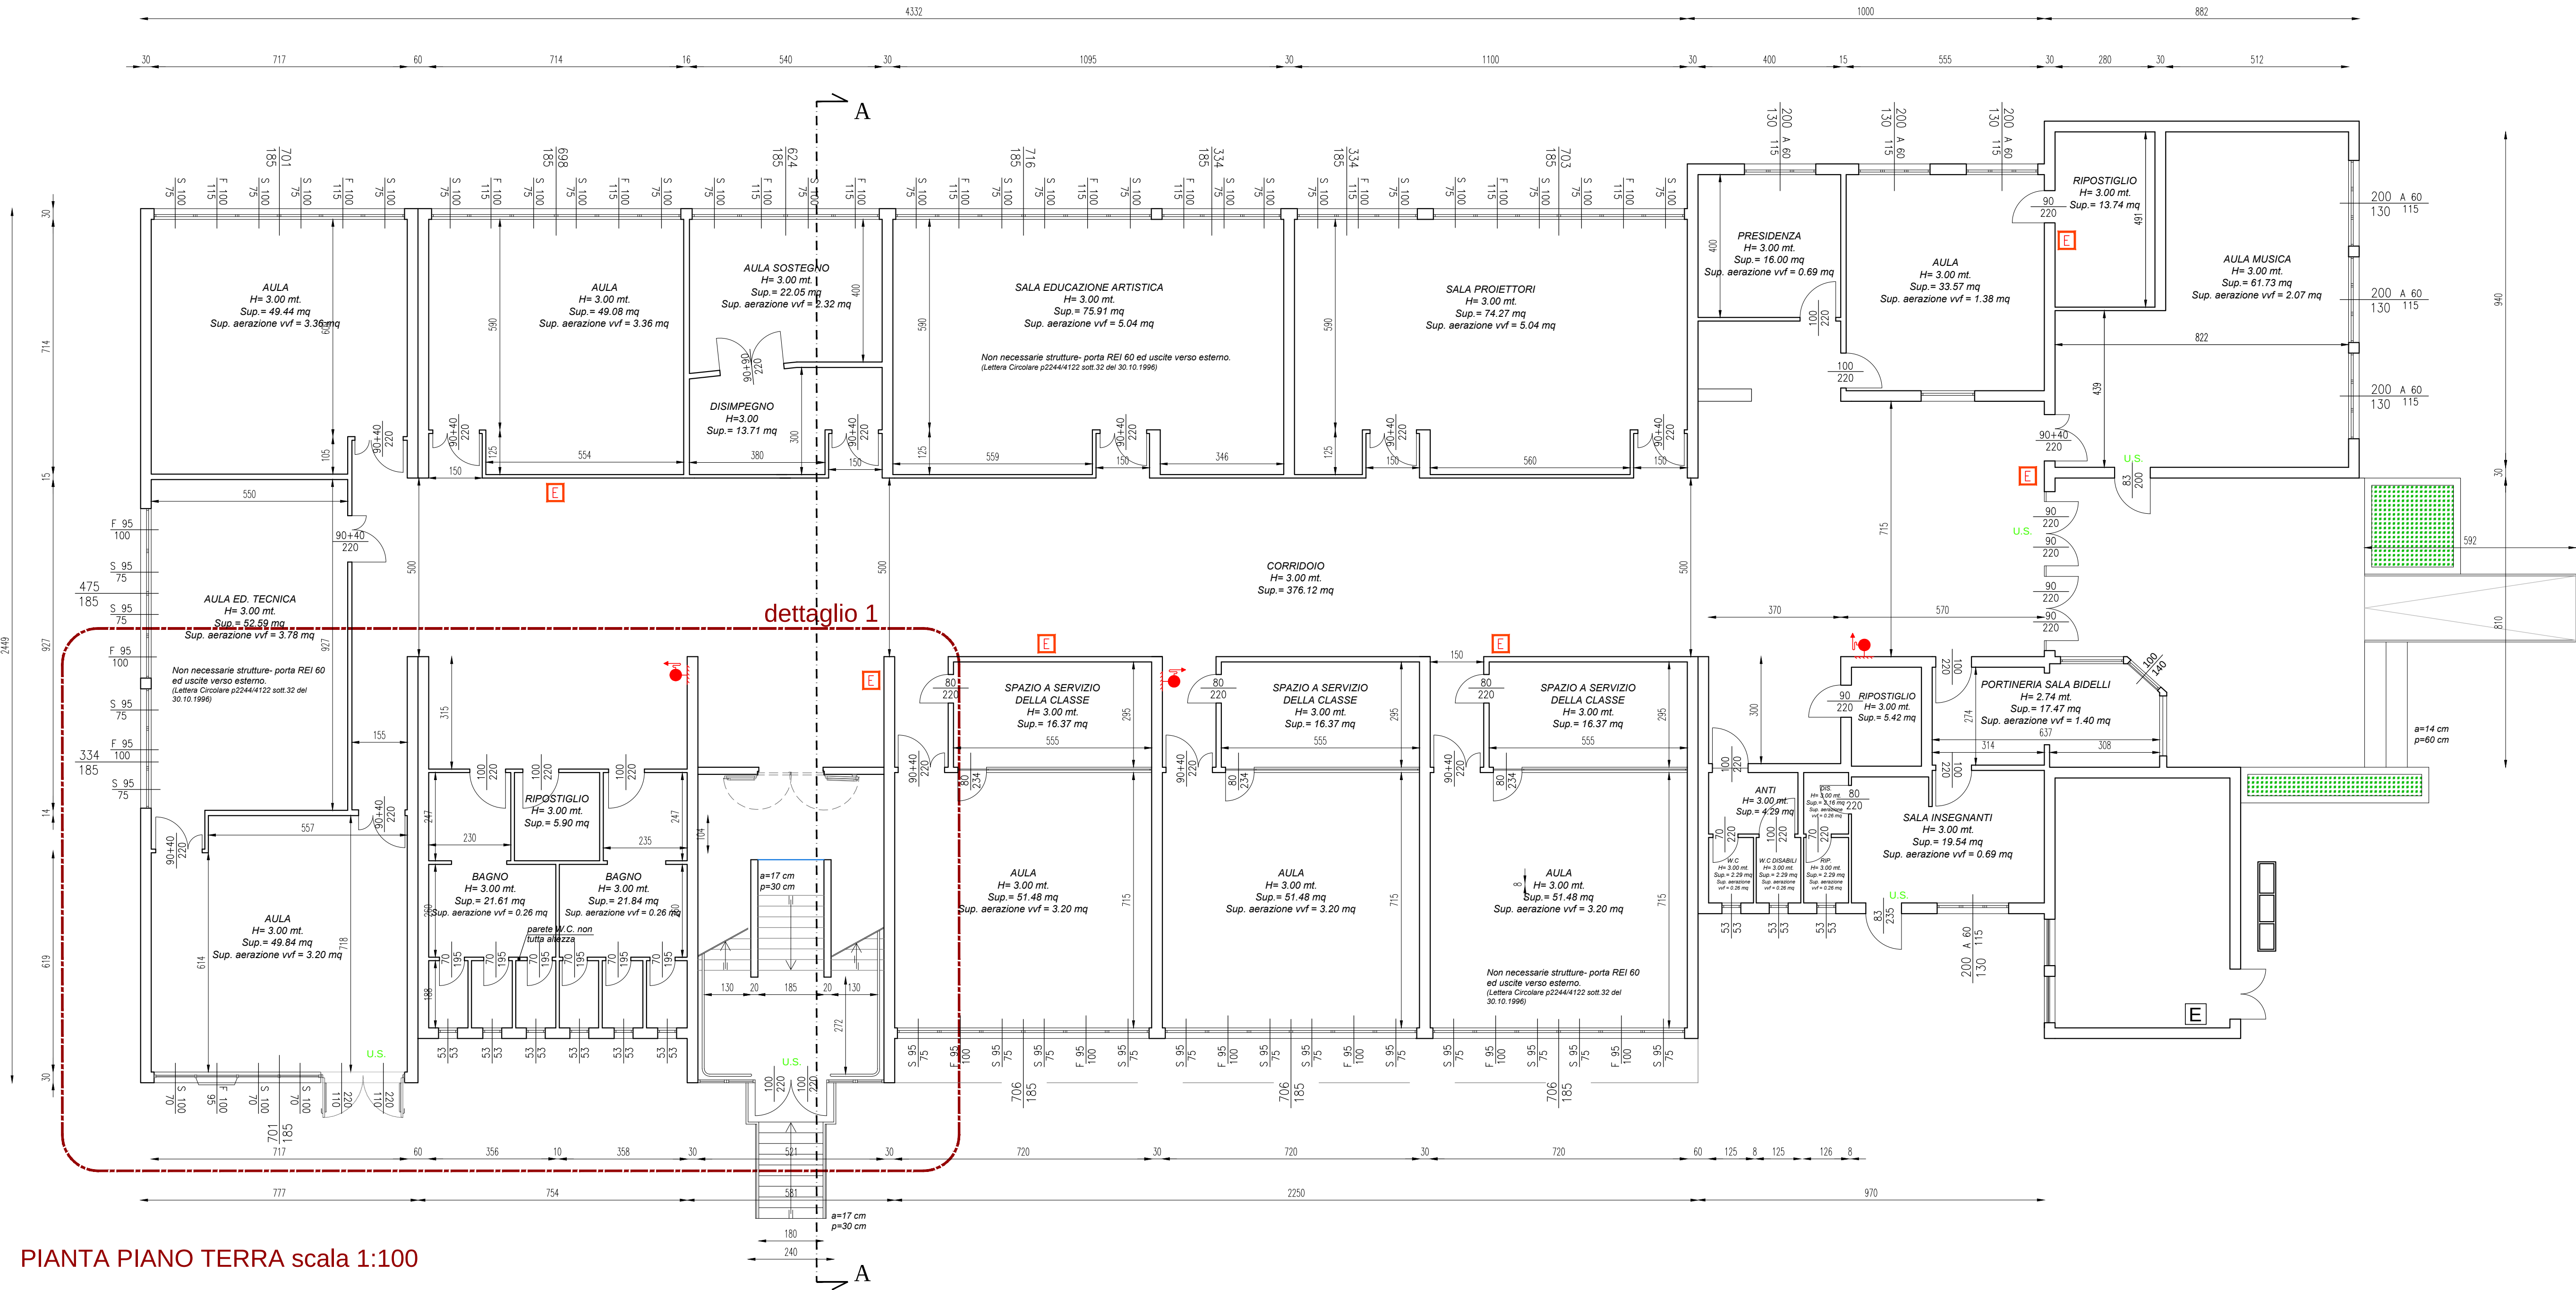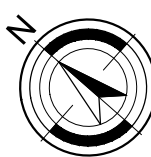

PIANTA PIANO TERRA scala 1:100

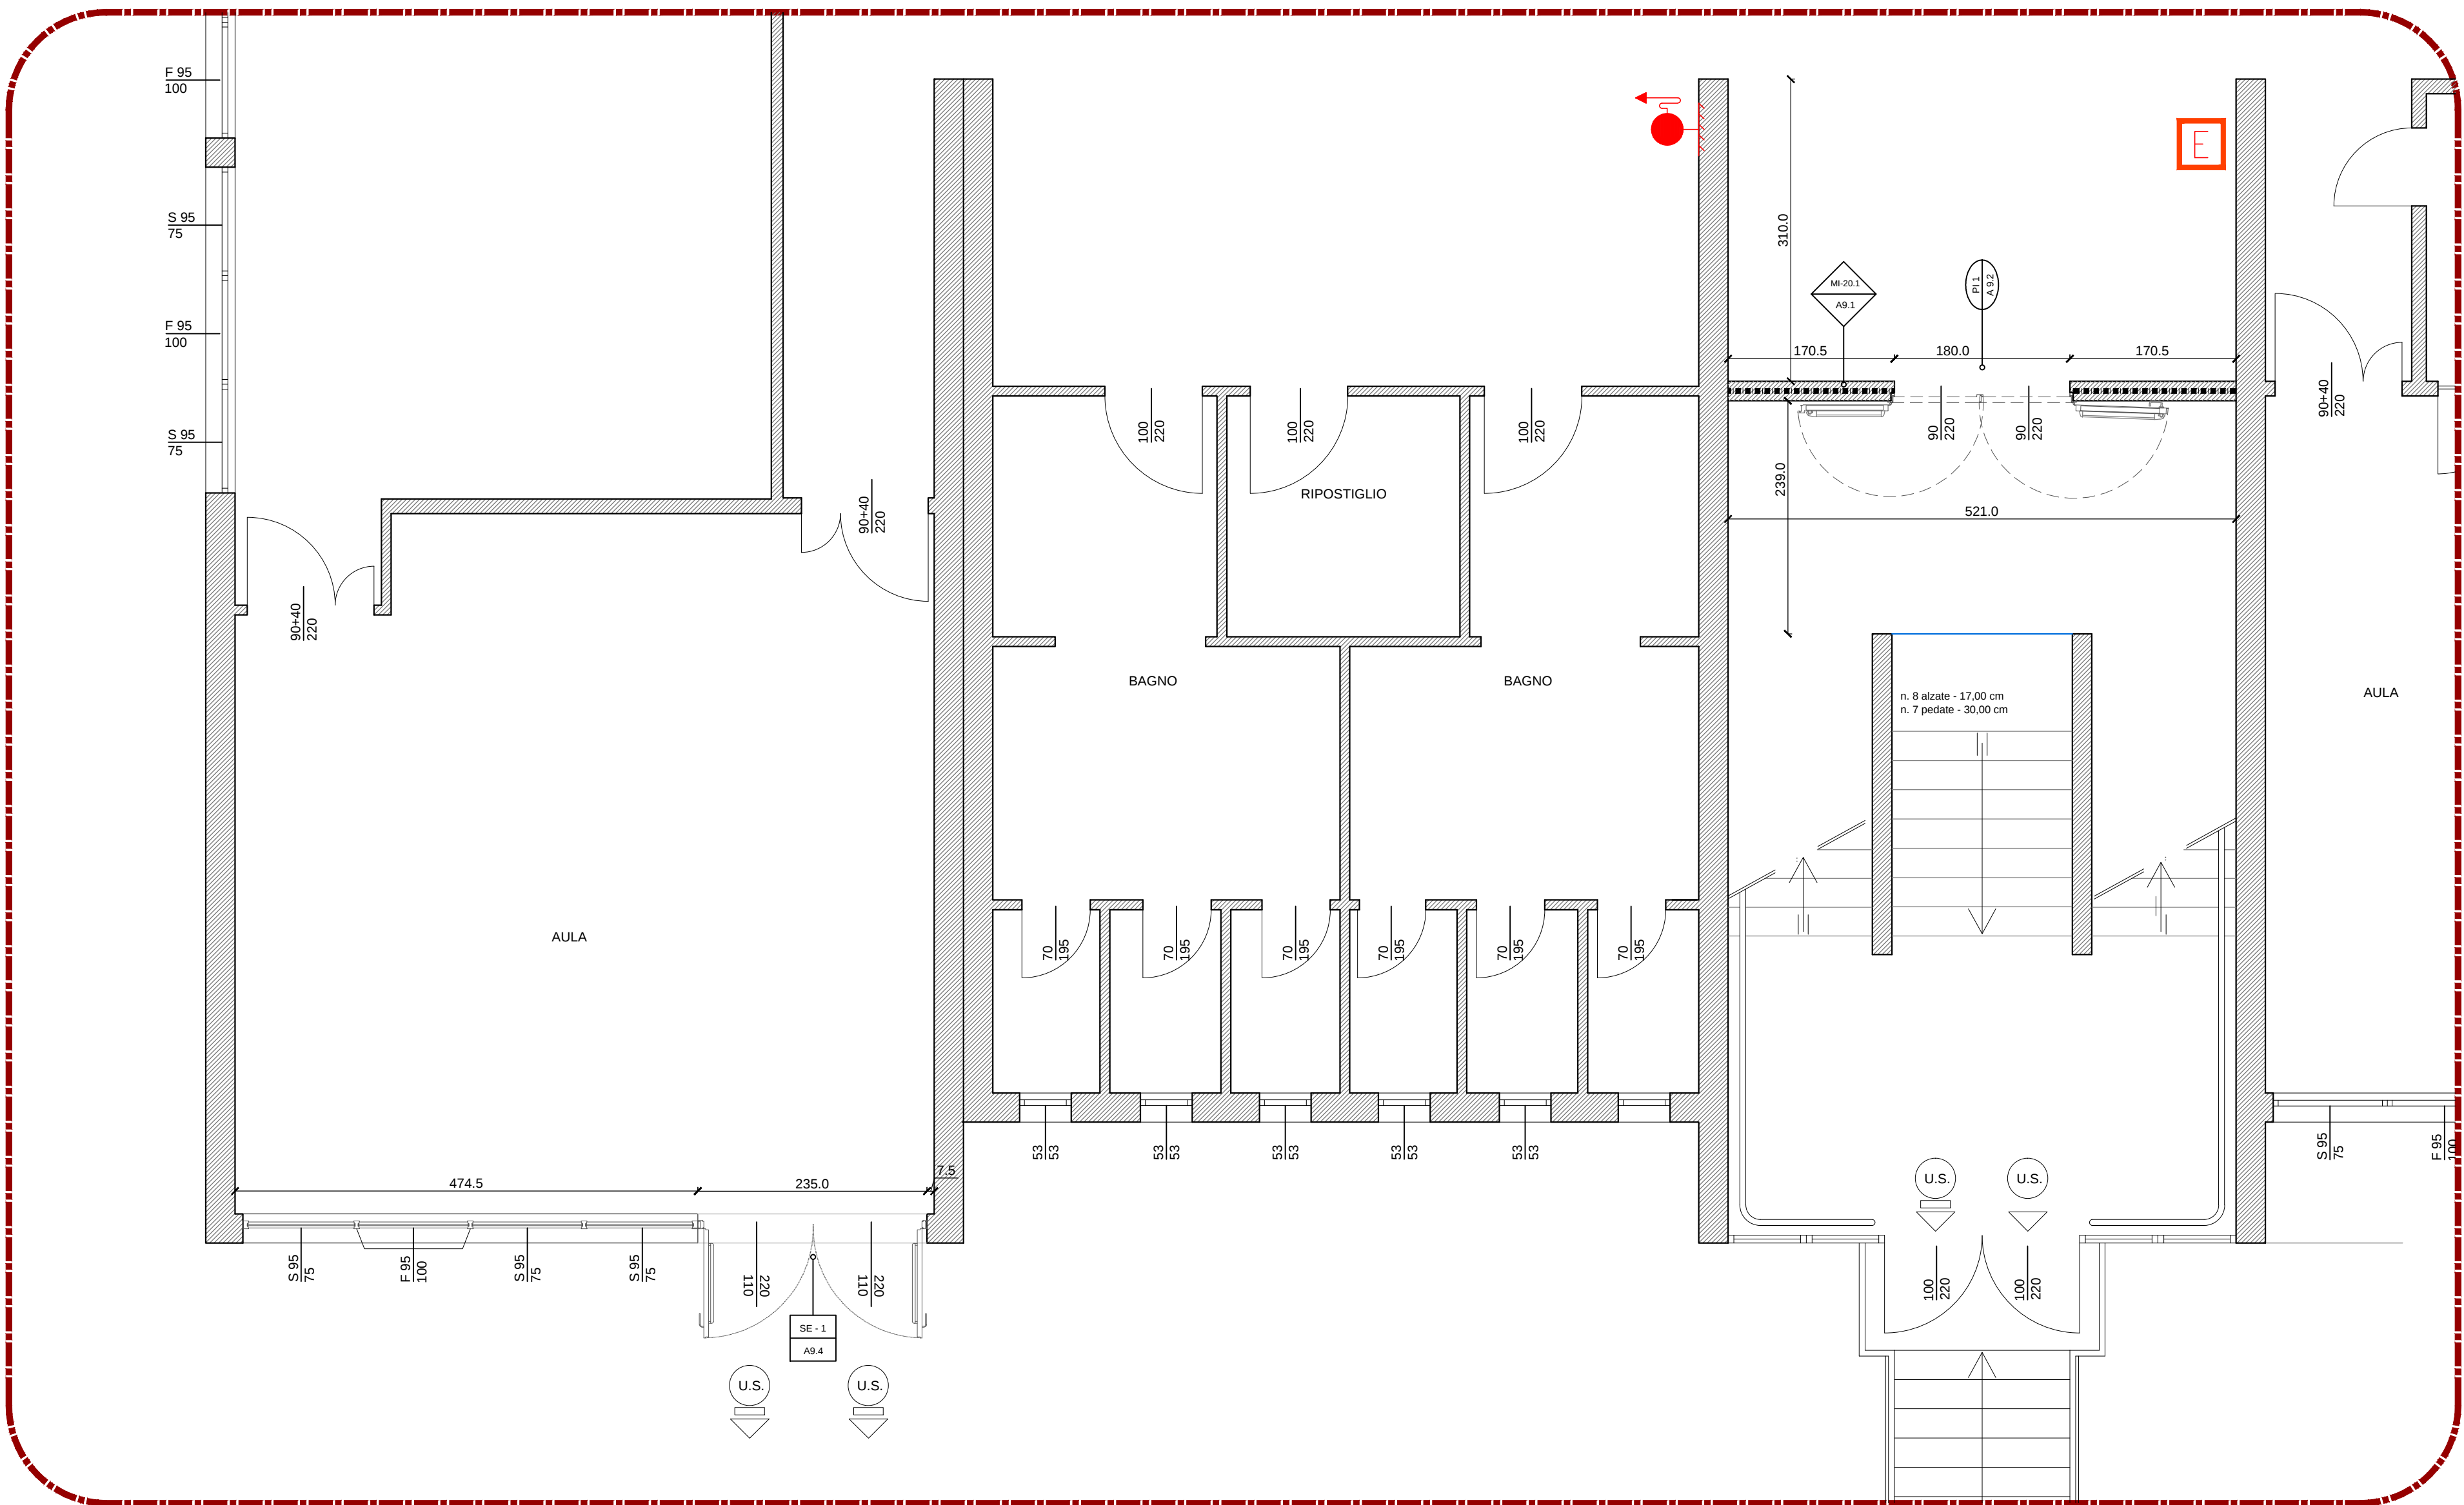

DETTAGLIO 1 - scala 1:50