



PROGETTISTA
Studi di Progettazione Runù
Elisabetta Monaci ingegnere
Stefano Baccaro architetto

COMMITTENTE:
Comune di Mira (VE)
Sede legale Piazza IX Martiri, 3

Responsabile del procedimento
Ing. Franco Barbiero
Settore Lavori Pubblici ed Infrastrutture
Comune di Mira (VE)

PROGETTO PREVENZIONE INCENDI
ing. Elisabetta Monaci

COORDINAMENTO DELLA SICUREZZA IN FASE DI PROGETTO
ing. Elisabetta Monaci

PROGETTO IMPIANTI ELETTRICI E RILEVAZIONE INCENDI
Sis Engineering

PROGETTO IMPIANTI TERMIDRAULICI
Sis Engineering

per. ind. Secondo Ambrosani
ing. Stefano Baccaro




TAV. N. **A3.3**

Date e Revisioni
Ultima revisione 21.03.2019

Disegni scala
1:100 - 1:50

Studi di Progettazione Runù
via Castellana 163 - 30020 Montebelluna (VE)
monaci@spggestione.it - baccaro@spggestione.it
T +39 041 5461823 - F +39 041 5461824 - www.spggestione.it

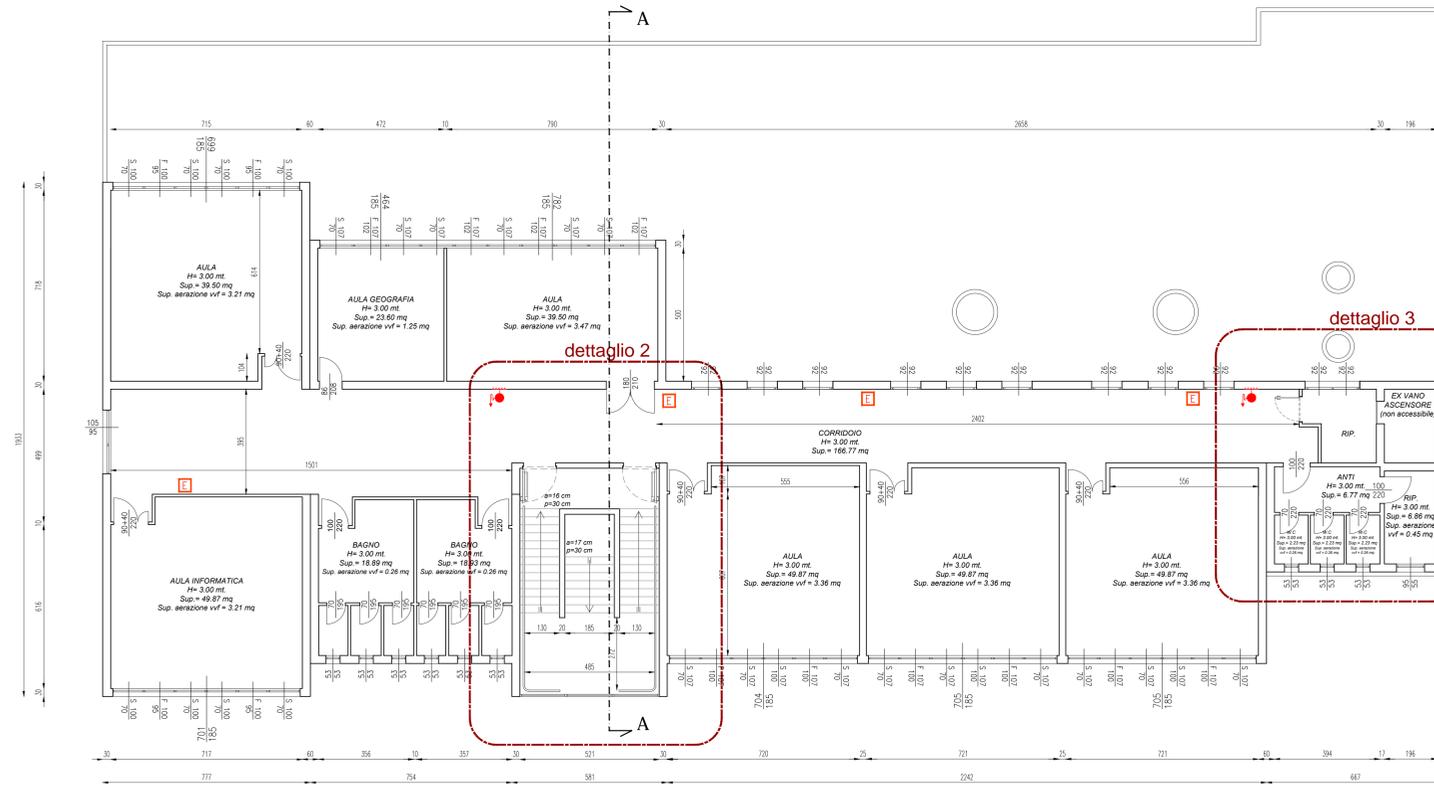


PIANTA PIANO PRIMO - scala 1:100

LEGENDA


- estintore portatile a polvere
- idrante DN 45

PRINCIPALI CONVENZIONI GRAFICHE UTILIZZATE

- identificazione solai (A3.3 Adaco solai)
- identificazione muri
- identificazione serramenti esterni
- identificazione serramenti interni
- uscite di sicurezza
- muri REI 120

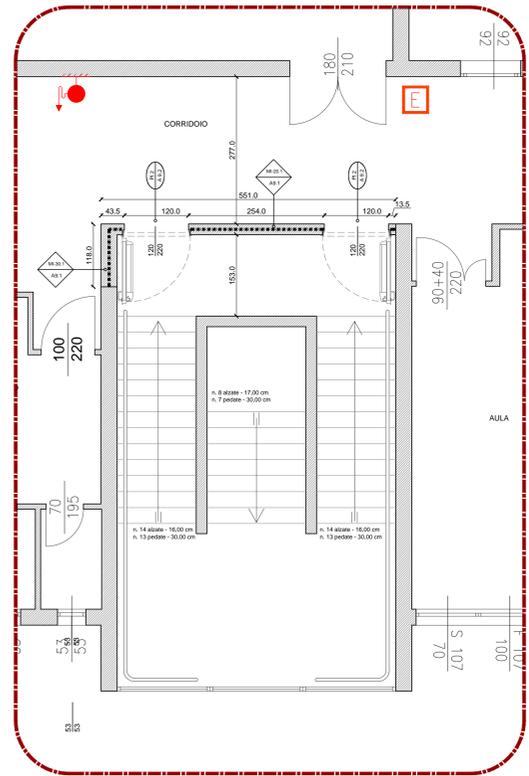

DETTAGLIO 2 - scala 1:50

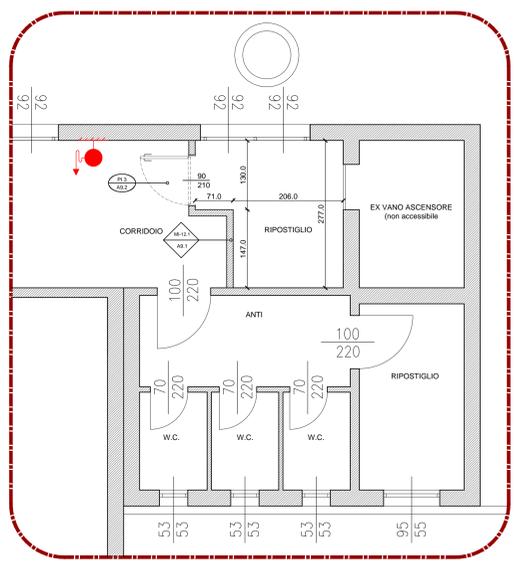

DETTAGLIO 3 - scala 1:50

N.B. verificare tutte le quote in cantiere

