

Comune di Mira (VE)



PREVENZIONE INCENDIO SCUOLA F. PETRARCA
DI BORBIAGO

PROGETTO ESECUTIVO

PROGETTO ARCHITETTONICO

**Palestra - dimostrazione di rispondenza ai
requisiti previsti dal D.P.R. n. 503/96**

PROGETTISTA
Studi di Progettazione Riuniti
Elisabetta Monaci ingegnere
Stefano Bacciolo architetto

COMMITTENTE:
Comune di Mira (VE)
Sede legale Piazza IX Martiri, 3

Responsabile del procedimento
ing. Franca Barbiero
Settore Lavori Pubblici
ed infrastrutture
Comune di Mira (VE)

PROGETTO PREVENZIONE INCENDI
ing. Elisabetta Monaci

COORDINAMENTO DELLA SICUREZZA IN
FASE DI PROGETTO
ing. Elisabetta Monaci

PROGETTO IMPIANTI ELETTRICI E
RILEVAZIONE INCENDI
Sis Engineering
per. ind. Secondo Ambrosani

PROGETTO IMPIANTI TERMOIDRAULICI
Sis Engineering
ing. Stefano Baccaro



TAV. N.

A6.3


Date e Revisioni

Ultima revisione
21.03.2019


Disegni scala

1:100

Studi di Progettazione Riuniti
via Castellana 163 - 300030 Martellago (VE)
monaci@sprgestione.it - bacciolo@sprgestione.it
T +39 041 5461823 - F +39 041 5461824 - www.sprgestione.it

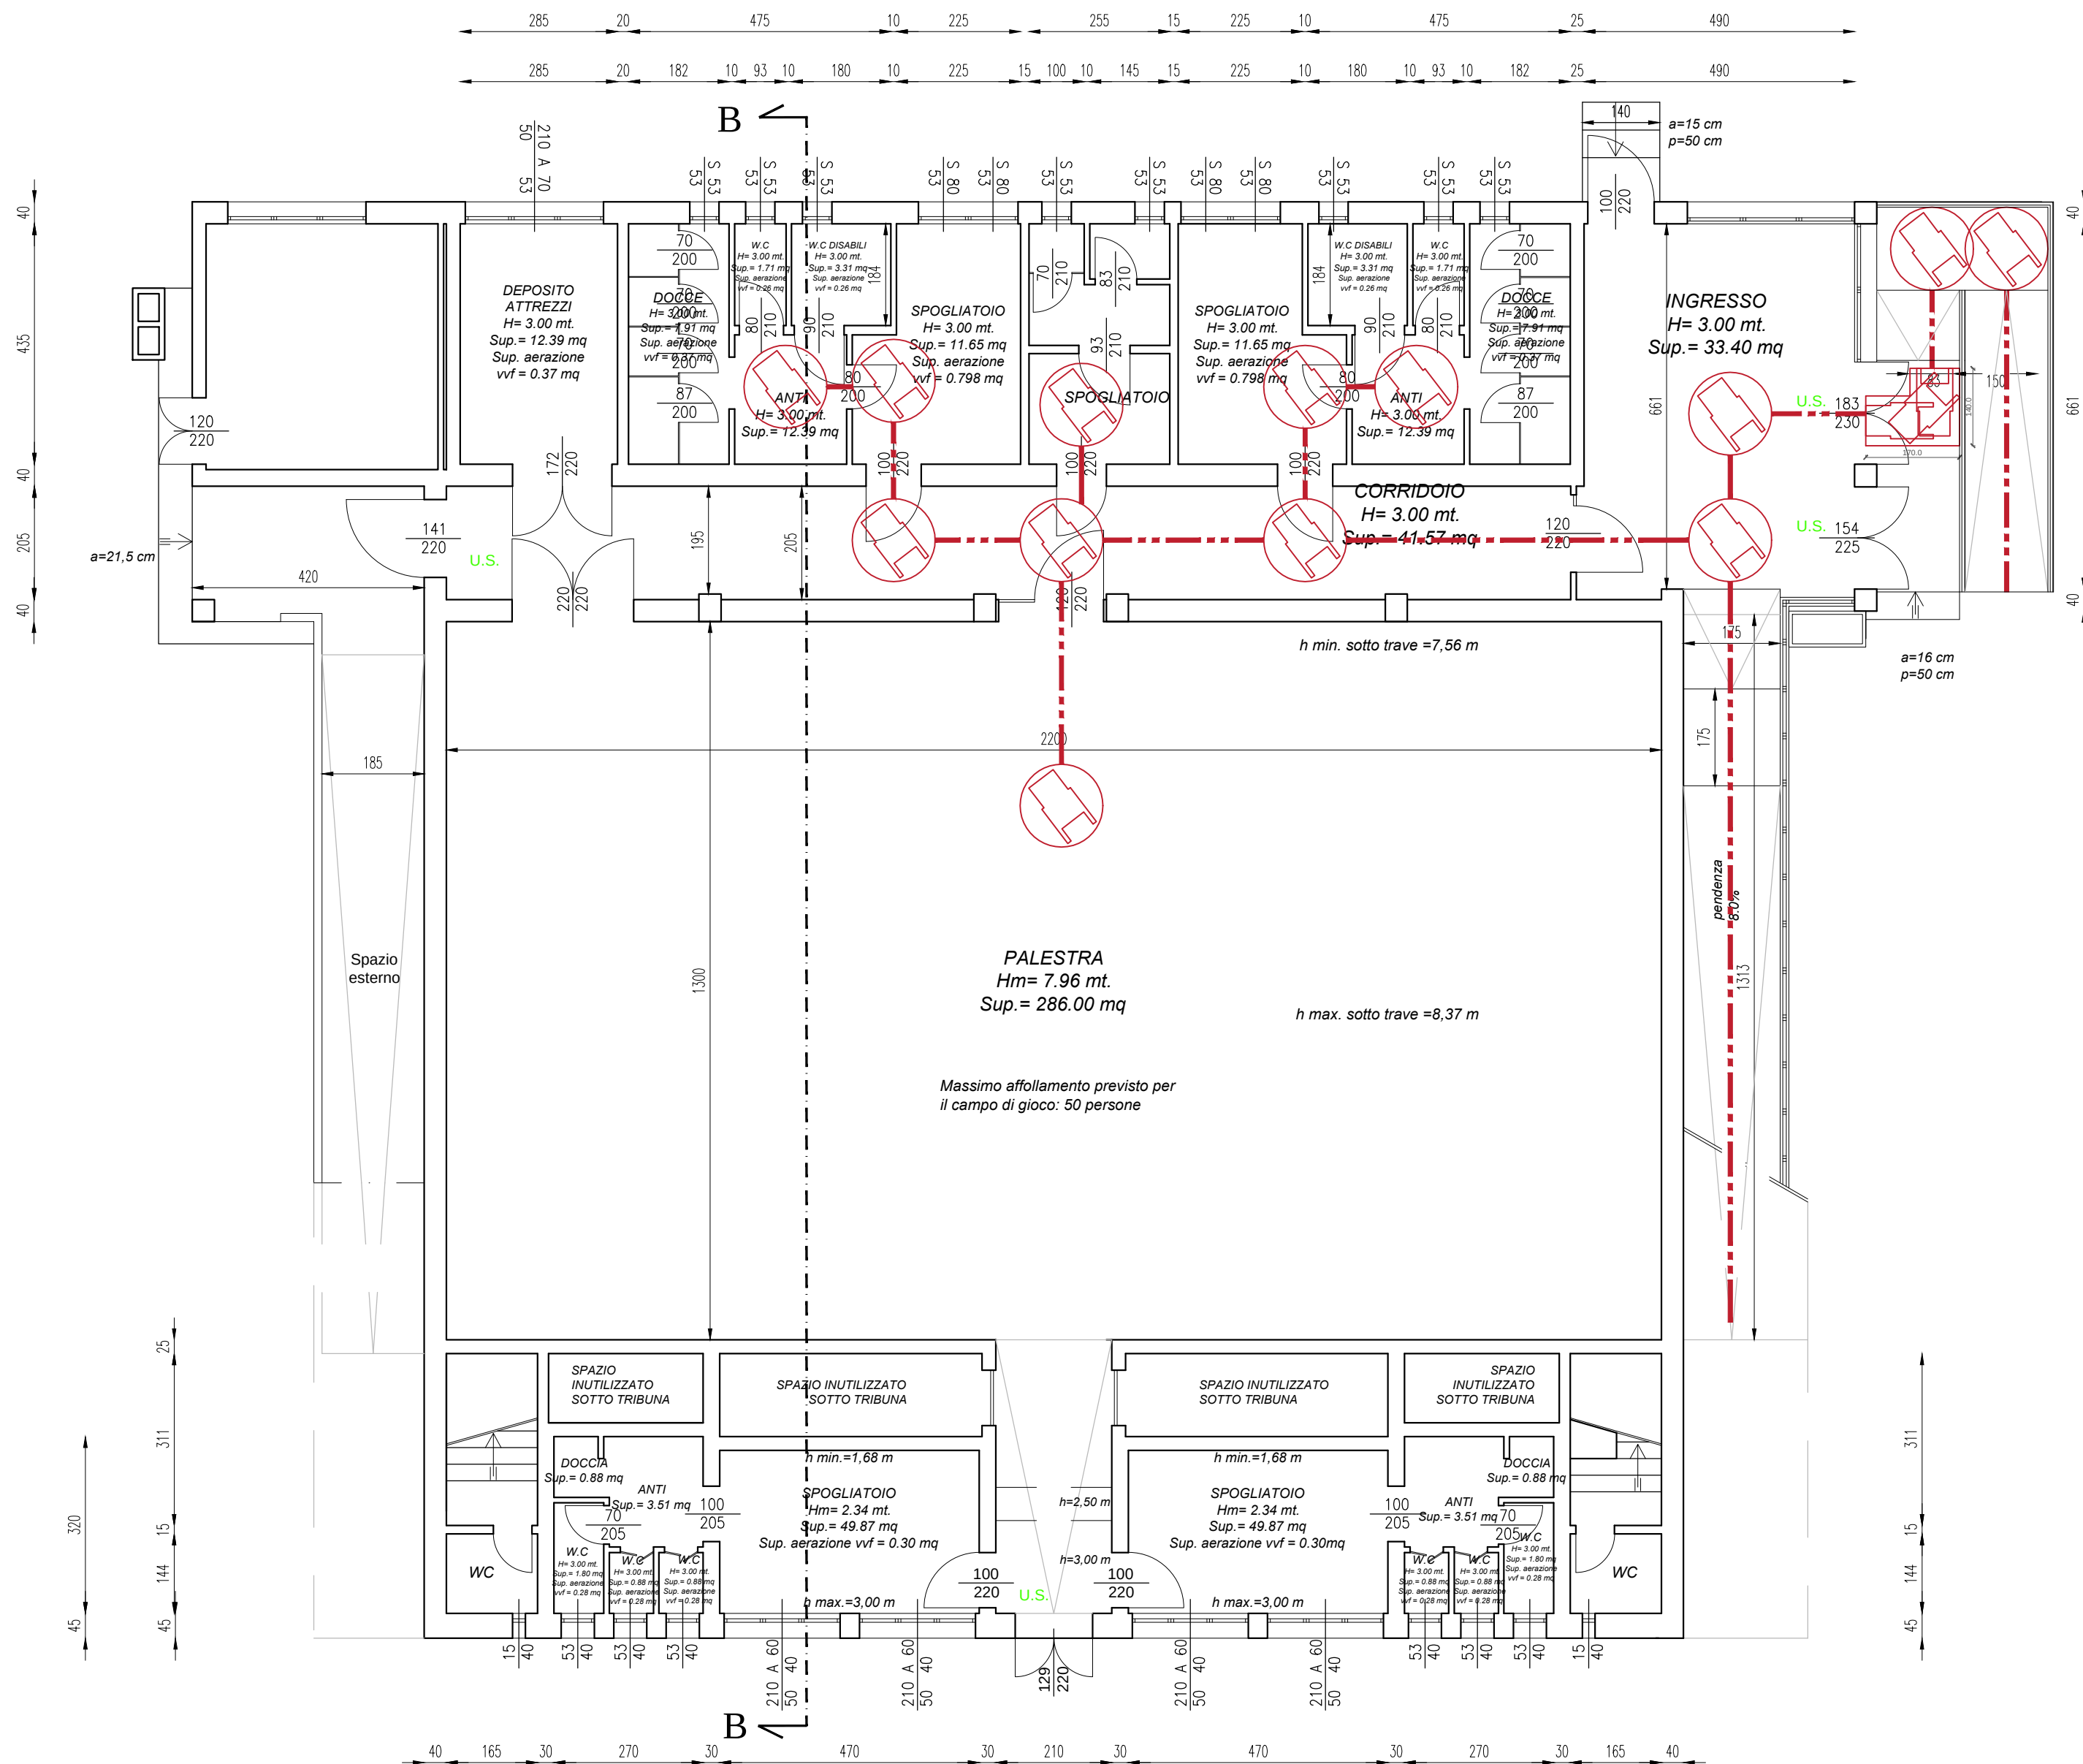

PIANTA PIANO TERRA

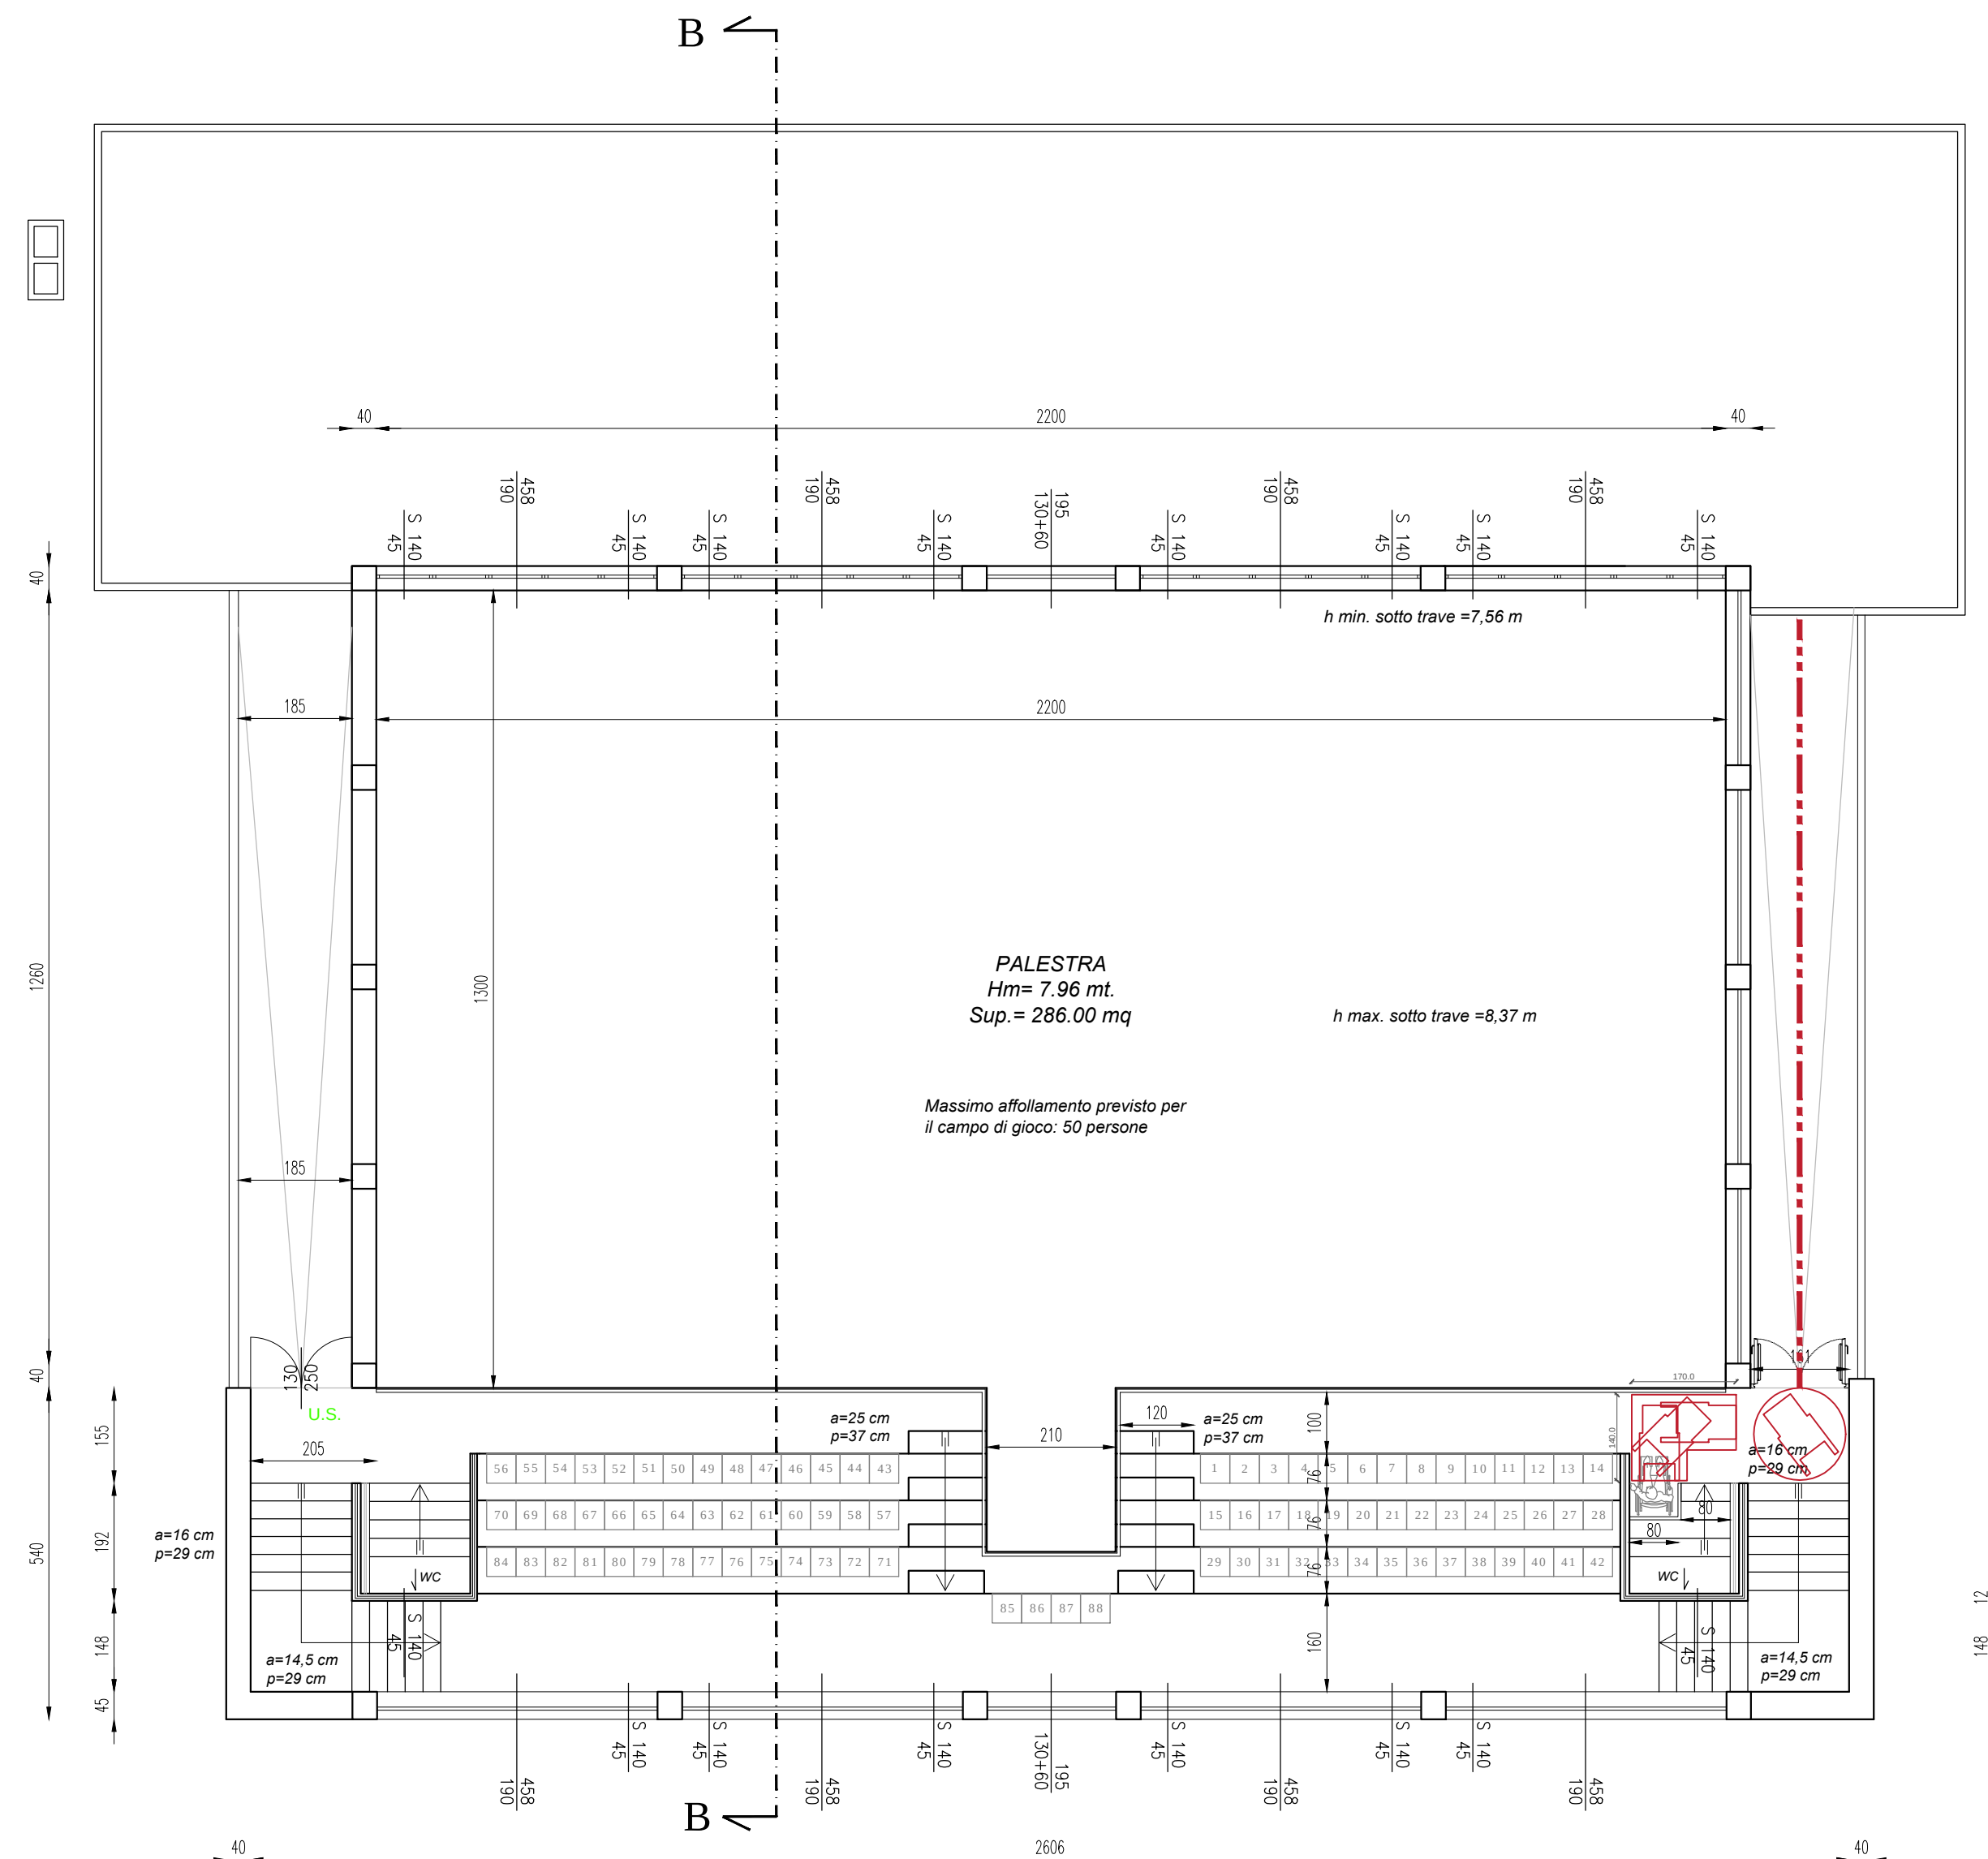

PIANTA PIANO PRIMO